
 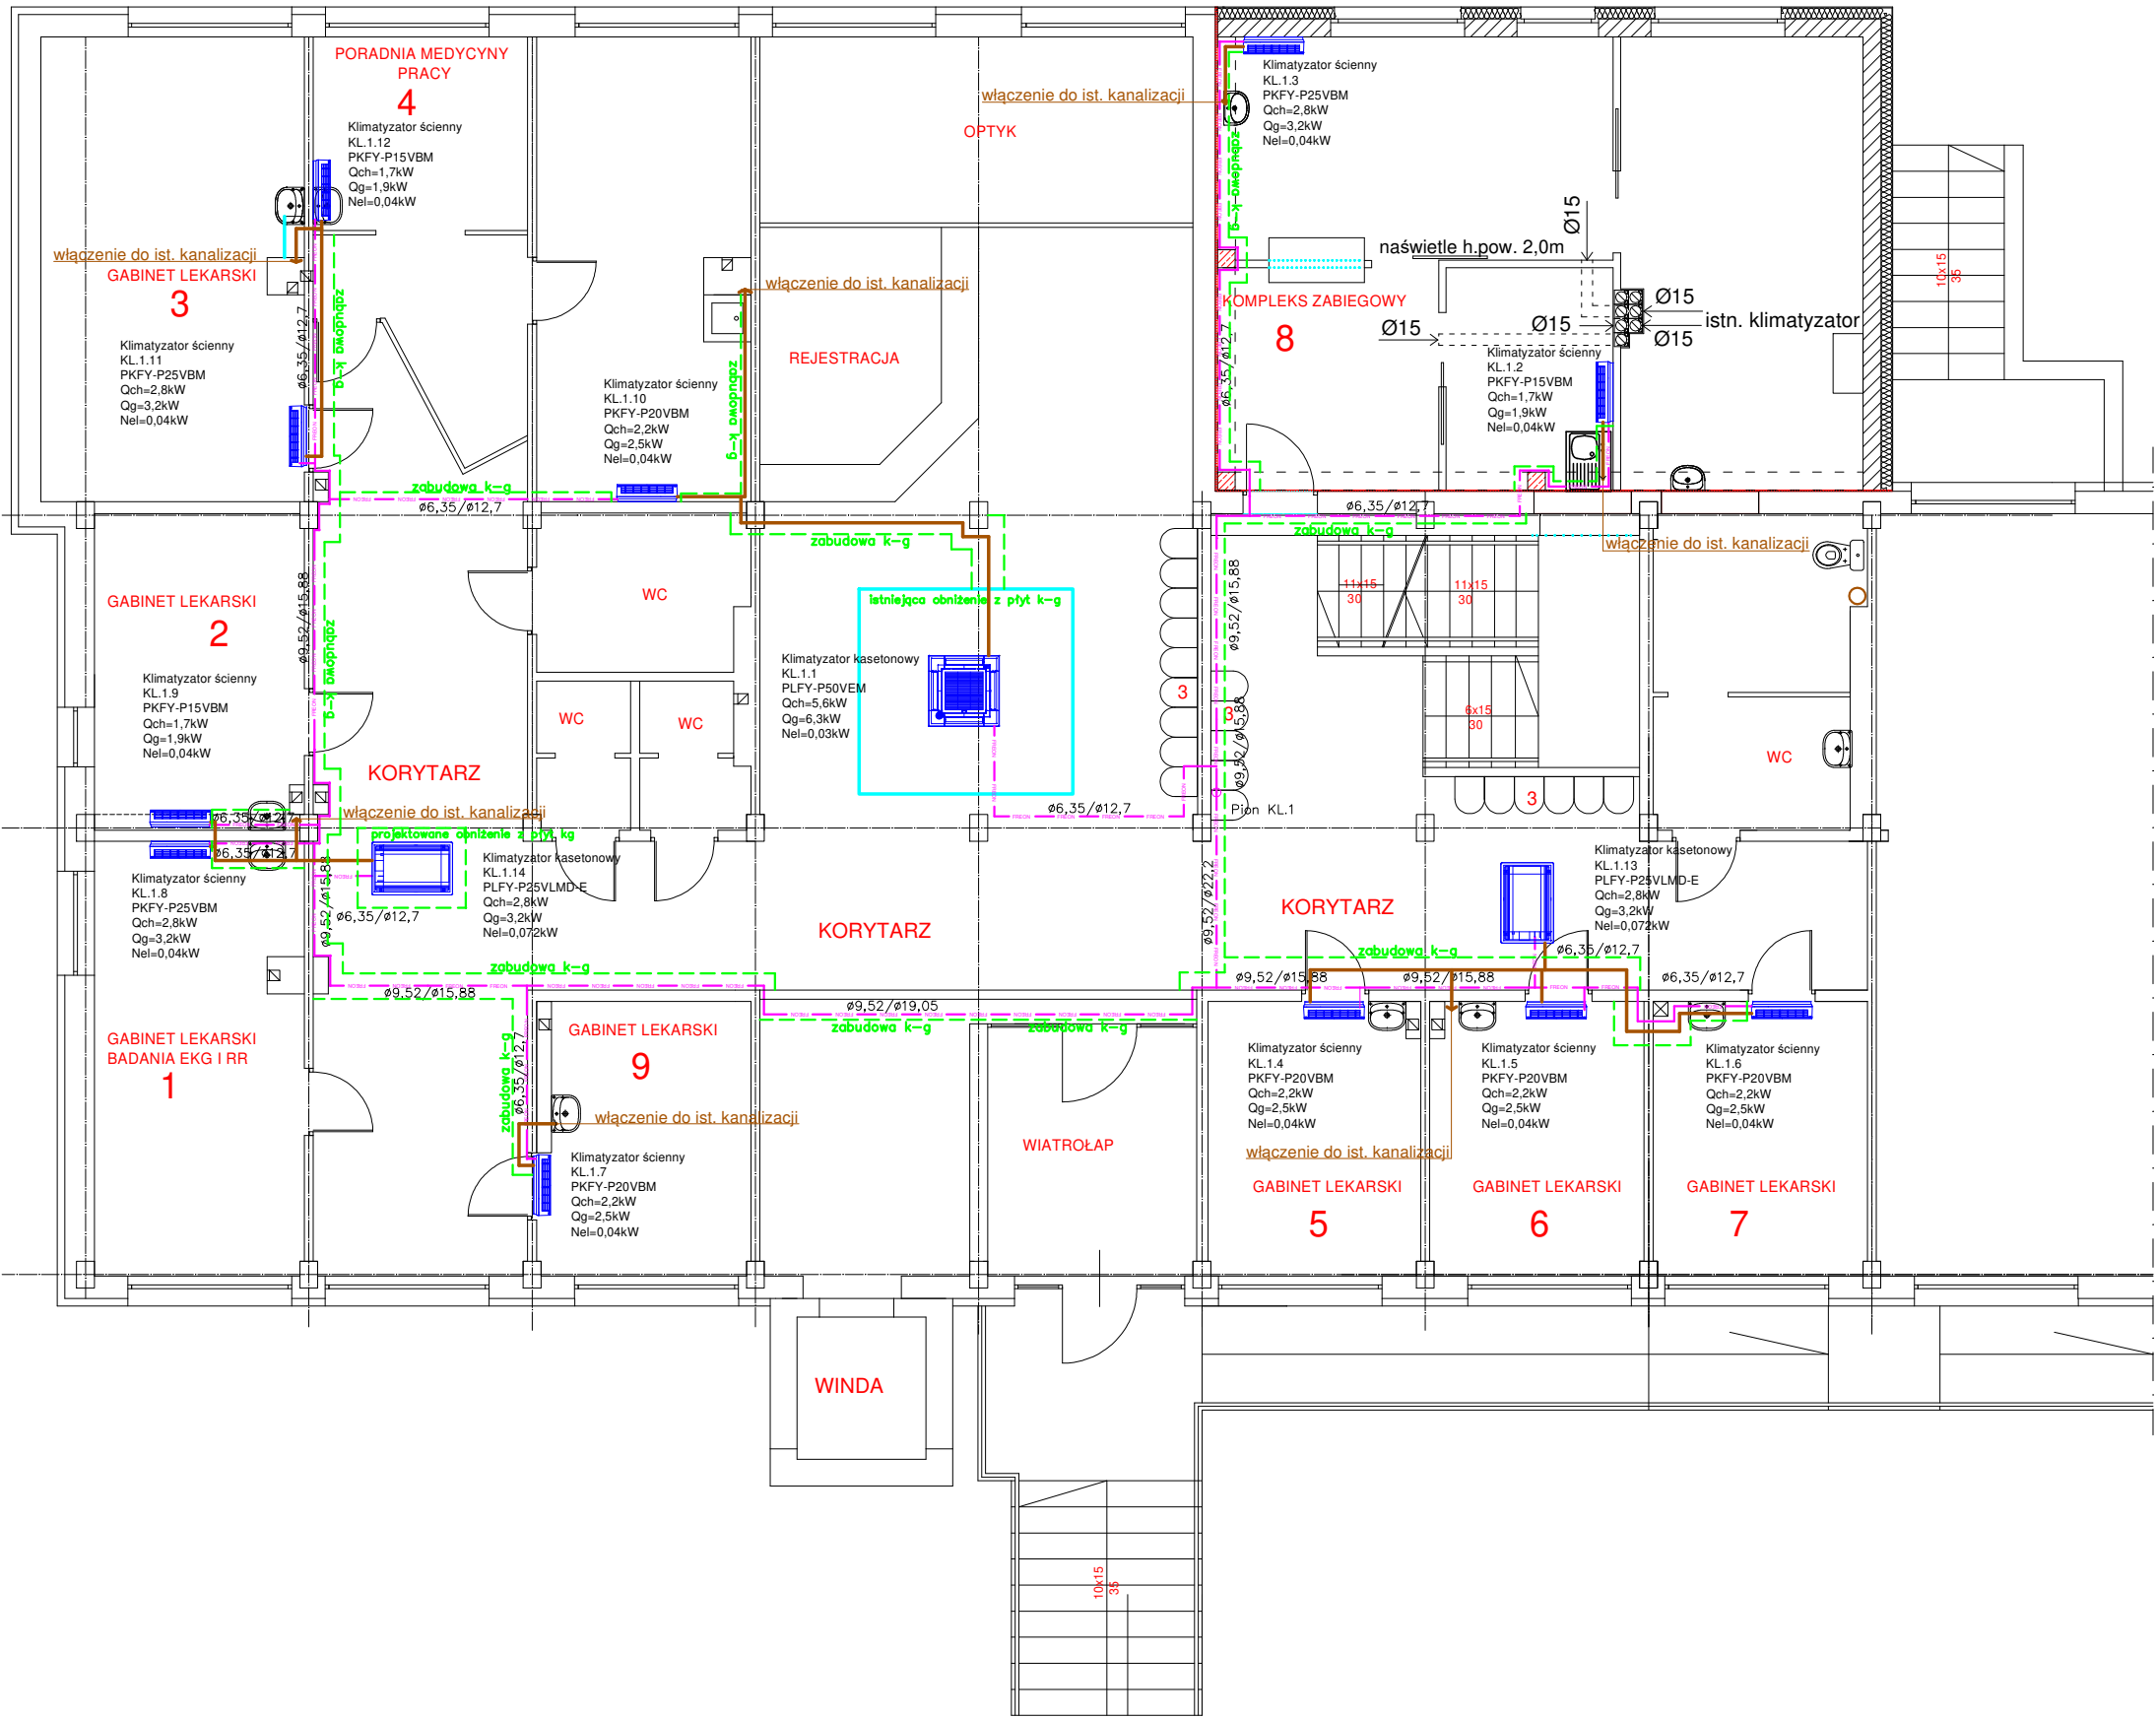
 
 
 


PARTER



Nr	Nazwa pomieszczenia
1	Gabinet lekarski
2	Gabinet lekarski
3	Gabinet lekarski
4	Poradnia Medycyny Pracy
5	Gabinet lekarski
6	Gabinet lekarski
7	Gabinet lekarski
8	Kompleks zabiegowy

LEGENDA:

-  klimatyzator ścienny
-  klimatyzator kasetonowy dwustronny
-  klimatyzator kasetonowy czterostronny
-  przewody gazowe
-  przewody kanalizacyjne
-  przewody kanalizacyjne

Jednostka projektowa

PREMM Instalacje Sanitarne Rafał Gorecki
adres: ul. Lubichowska 14 83-200 Starogard Gd. tel. kom. 607-579-226
NIP: 5921901947 Regon: 221566555

TEMAT:	Projekt budowlany instalacji klimatyzacji w istniejącym budynku użyteczności publicznej		
ADRES:	ul. Hallera 21 dz. nr 200/7 obr. 14 Starogard Gd.		
INWESTOR:	SPZOZ Przychodnia Lekarska im. Marii Orlikowskiej - Placzek w Starogardzie Gdańskim		
NAZWA RYS.:	Rzut parteru - klimatyzacja		
PROJEKTANT:	mgr inż. Rafał Gorecki upr. nr POM/0051/PWOS/10 uprawnienie budowlane do projektowania i kierowania robotami budowlanymi bez ograniczeń w specjalności instalacyjnej w zakresie sieci, instalacji i urządzeń cieplnych, wentylacyjnych, gazowych, wodociągowych i kanalizacyjnych	Podpis:	
DATA:	25 czerwiec 2019	Skala: 1:100	Rys nr. K-1