


# PIWNICA

| Nr | Nazwa pomieszczenia | Pow.( m² ) | Rodzaj posadzki |
|----|---------------------|------------|-----------------|
| 01 | Archiwum            | 49,24      | Tarket          |

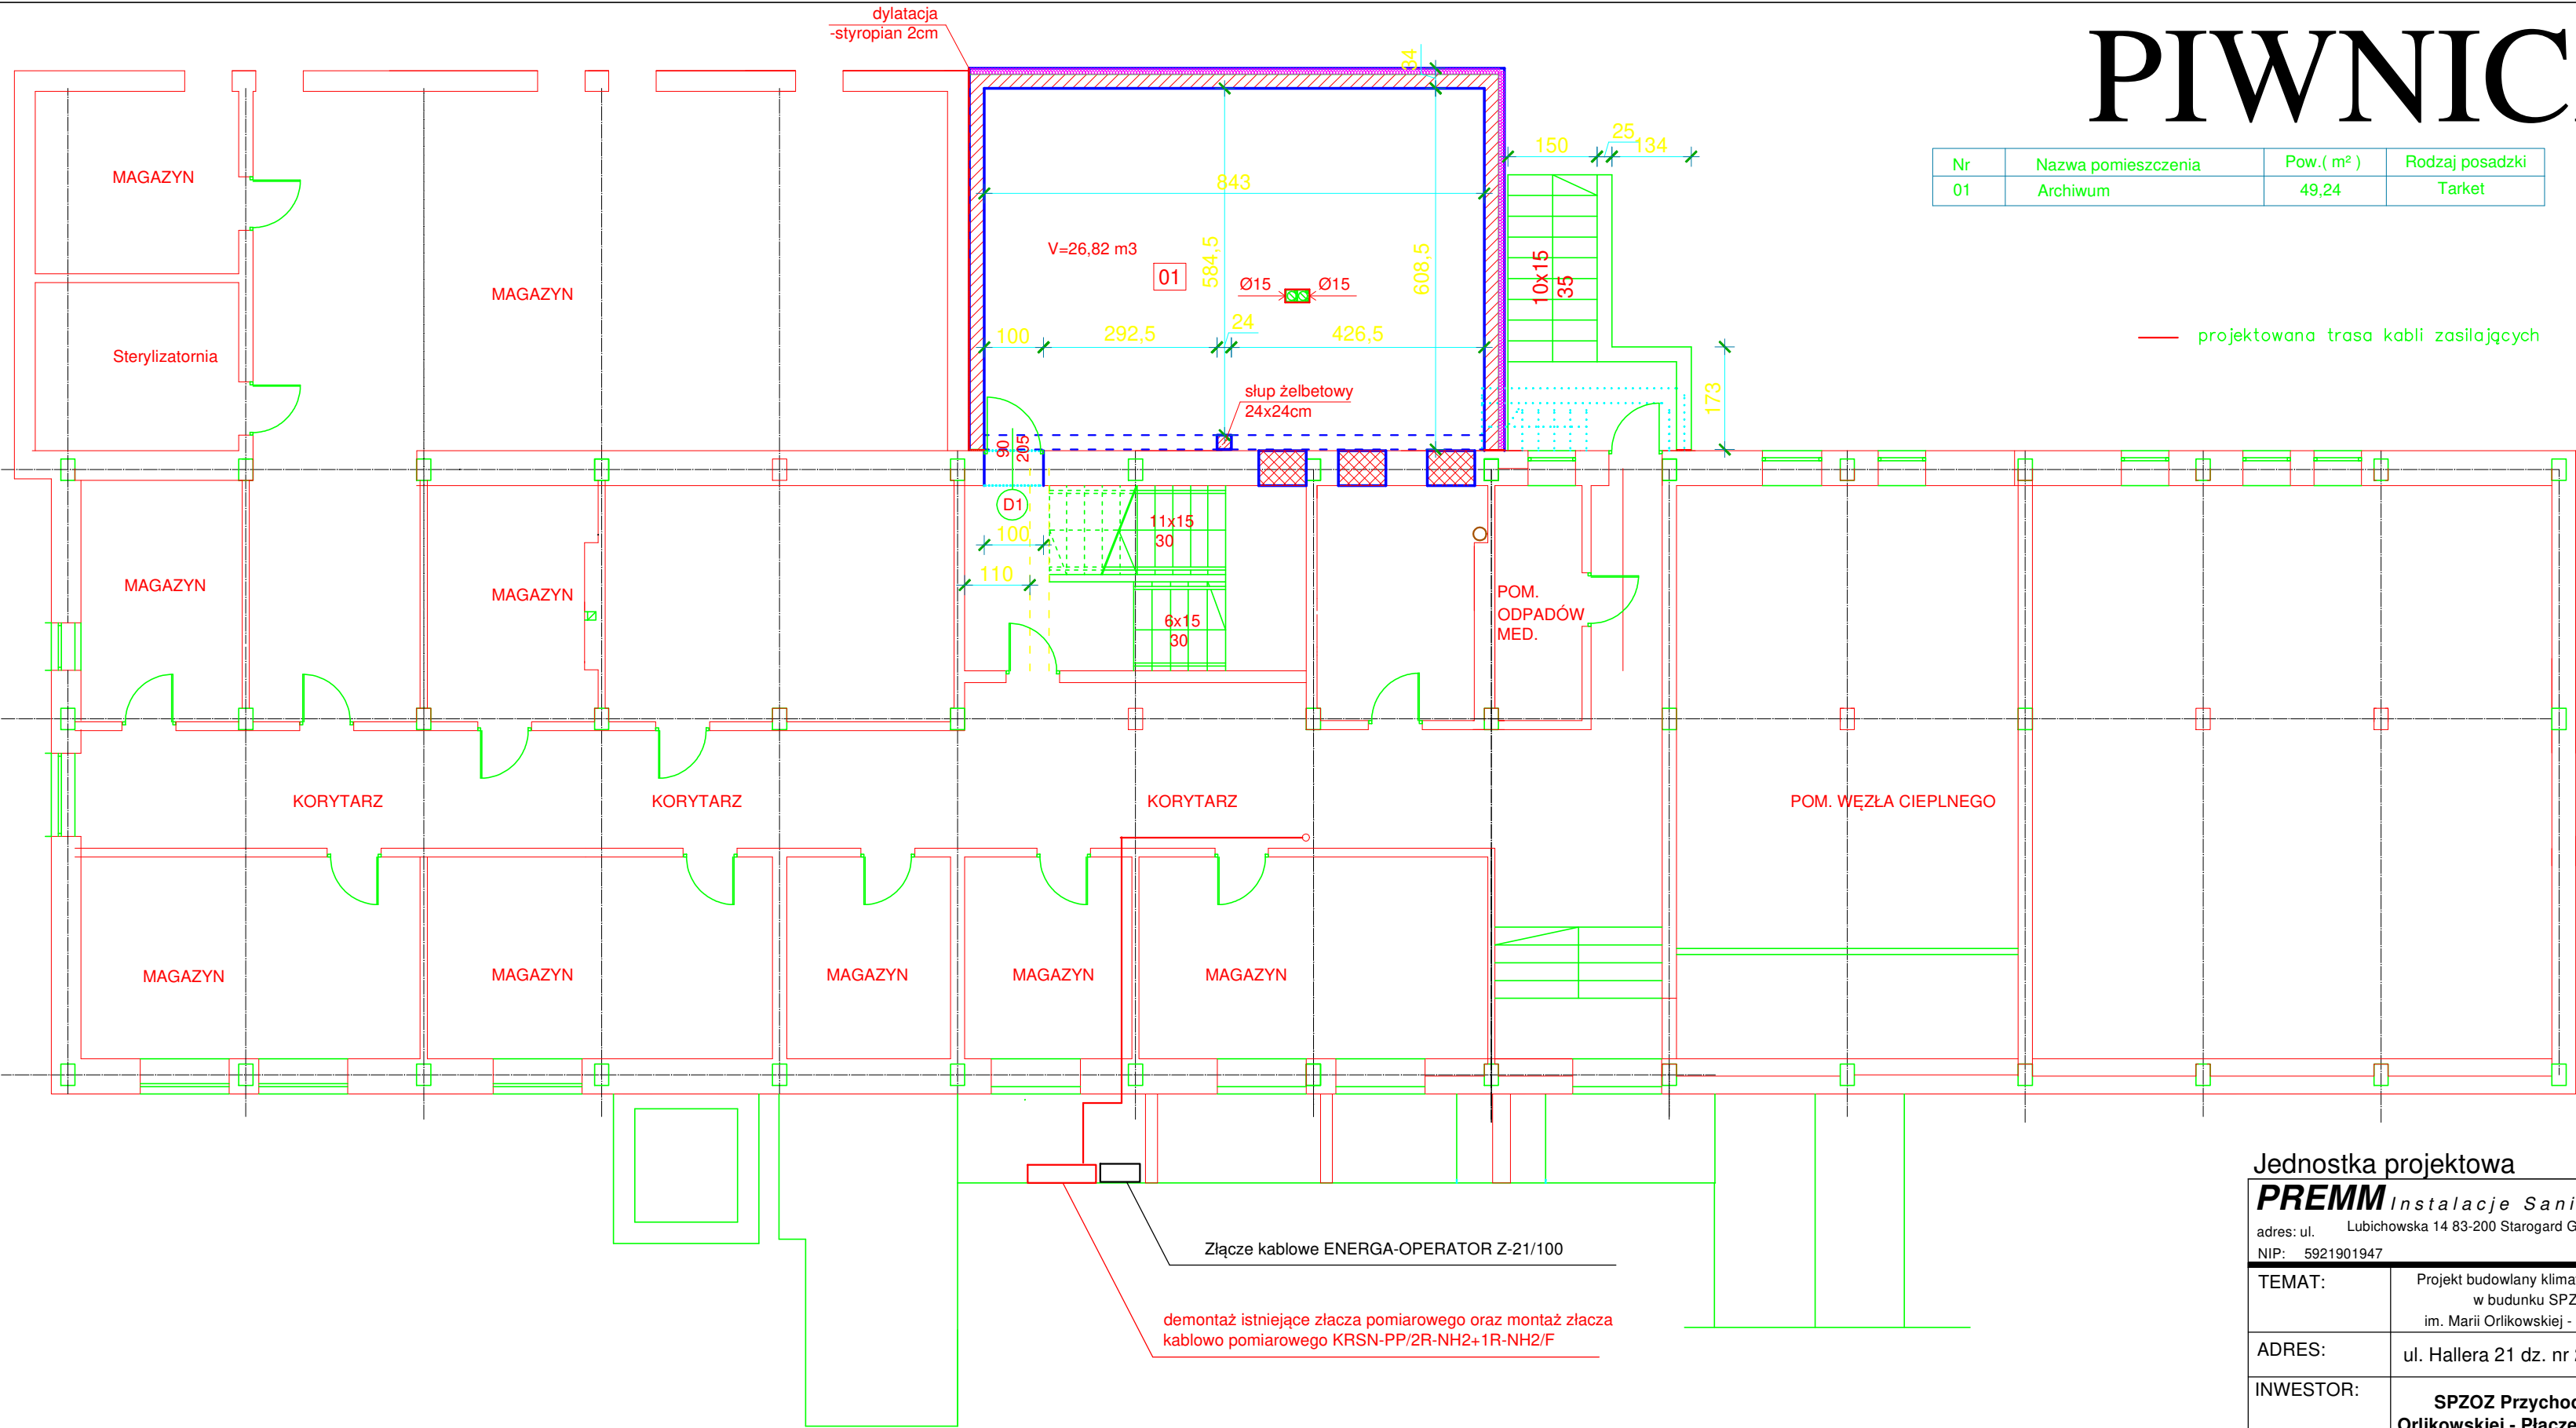

## Jednostka projektowa

|              |                                     |                       |
|--------------|-------------------------------------|-----------------------|
| <b>PREMM</b> | Instalacje Sanitarne Rafał Gorecki  |                       |
| adres: ul.   | Lubichowska 14 83-200 Starogard Gd. | tel. kom. 607-579-226 |
| NIP:         | 5921901947                          | Regon: 221566555      |

|             |                                                                                                                                                    |                          |
|-------------|----------------------------------------------------------------------------------------------------------------------------------------------------|--------------------------|
| TEMAT:      | Projekt budowlany klimatyzacji wybranych pomieszczeń w budynku SPZOZ Przychodnia Lekarska im. Marii Orlikowskiej - Placzek w Starogardzie Gdańskim |                          |
| ADRES:      | ul. Hallera 21 dz. nr 200/7 obr. 14 Starogard Gd.                                                                                                  |                          |
| INWESTOR:   | SPZOZ Przychodnia Lekarska im. Marii Orlikowskiej - Placzek w Starogardzie Gdańskim                                                                |                          |
| NAZWA RYS.: | Rzut piwnicy - instalacja elektryczna                                                                                                              |                          |
| PROJEKTANT: | mgr inż. Krzysztof Tarakan<br>upr. Nr POM/0179/PWOE/14                                                                                             | Podpis:                  |
| OPRACOWAŁ:  | Sławomir Sakowicz                                                                                                                                  | Podpis:                  |
| DATA:       | 25 czerwiec 2019                                                                                                                                   | Skala: 1:100 Rys nr. E-0 |