


PARTER

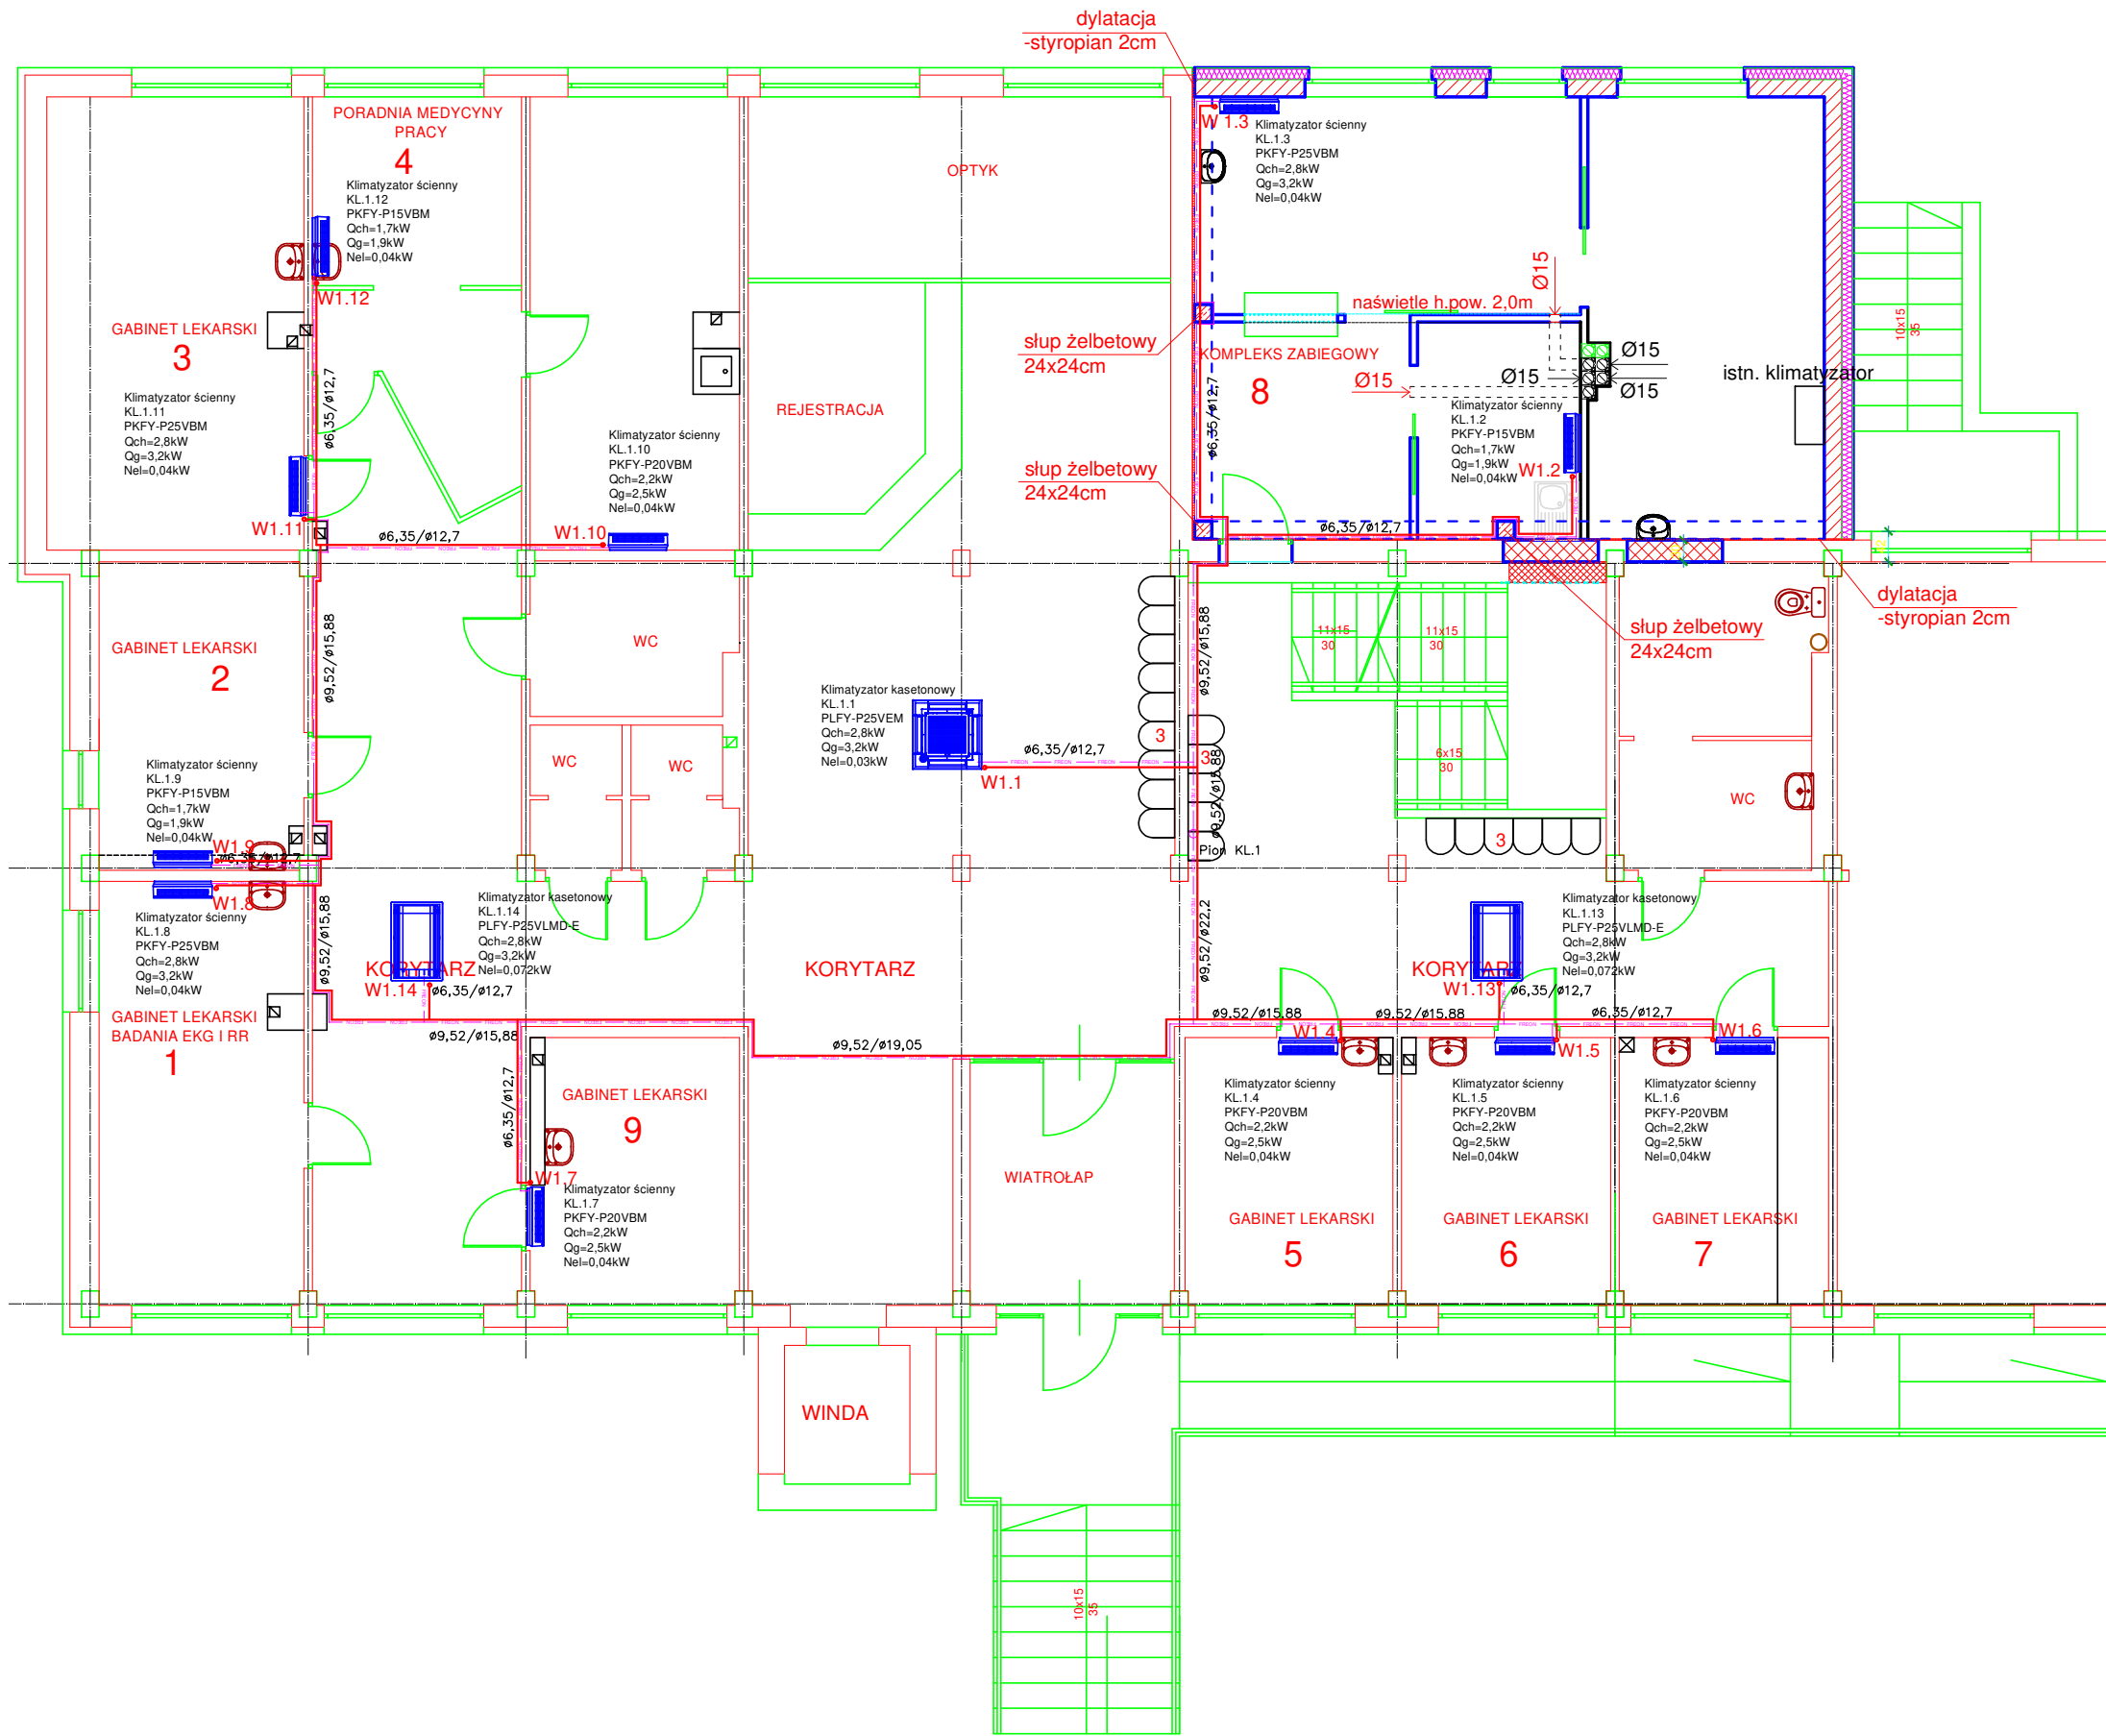

Nr	Nazwa pomieszczenia
1	Gabinet lekarski
2	Gabinet lekarski
3	Gabinet lekarski
4	Poradnia Medycyny Pracy
5	Gabinet lekarski
6	Gabinet lekarski
7	Gabinet lekarski
8	Kompleks zabiegowy

— projektowana trasa kabli zasilających

Jednostka projektowa

PREMM Instalacje Sanitarne Rafał Gorecki			
adres: ul. Lubichowska 14 83-200 Starogard Gd.		tel. kom. 607-579-226	
NIP: 5921901947		Regon: 221566555	
TEMAT:	Projekt budowlany klimatyzacji wybranych pomieszczeń w budynku SPZOZ Przychodnia Lekarska im. Marii Orlikowskiej - Placzek w Starogardzie Gdańskim		
ADRES:	ul. Hallera 21 dz. nr 200/7 obr. 14 Starogard Gd.		
INWESTOR:	SPZOZ Przychodnia Lekarska im. Marii Orlikowskiej - Placzek w Starogardzie Gdańskim		
NAZWA RYS.:	Rzut parteru - instalacja elektryczna		
PROJEKTANT:	mgr inż.Krzysztof Tarakan upr. Nr POM/0179/PWOE/14		Podpis:
OPRACOWAŁ:	Sławomir Sakowicz		Podpis:
DATA:	25 czerwiec 2019		Skala: 1:100 Rys nr. E-1