


RZUT I PIĘTRA

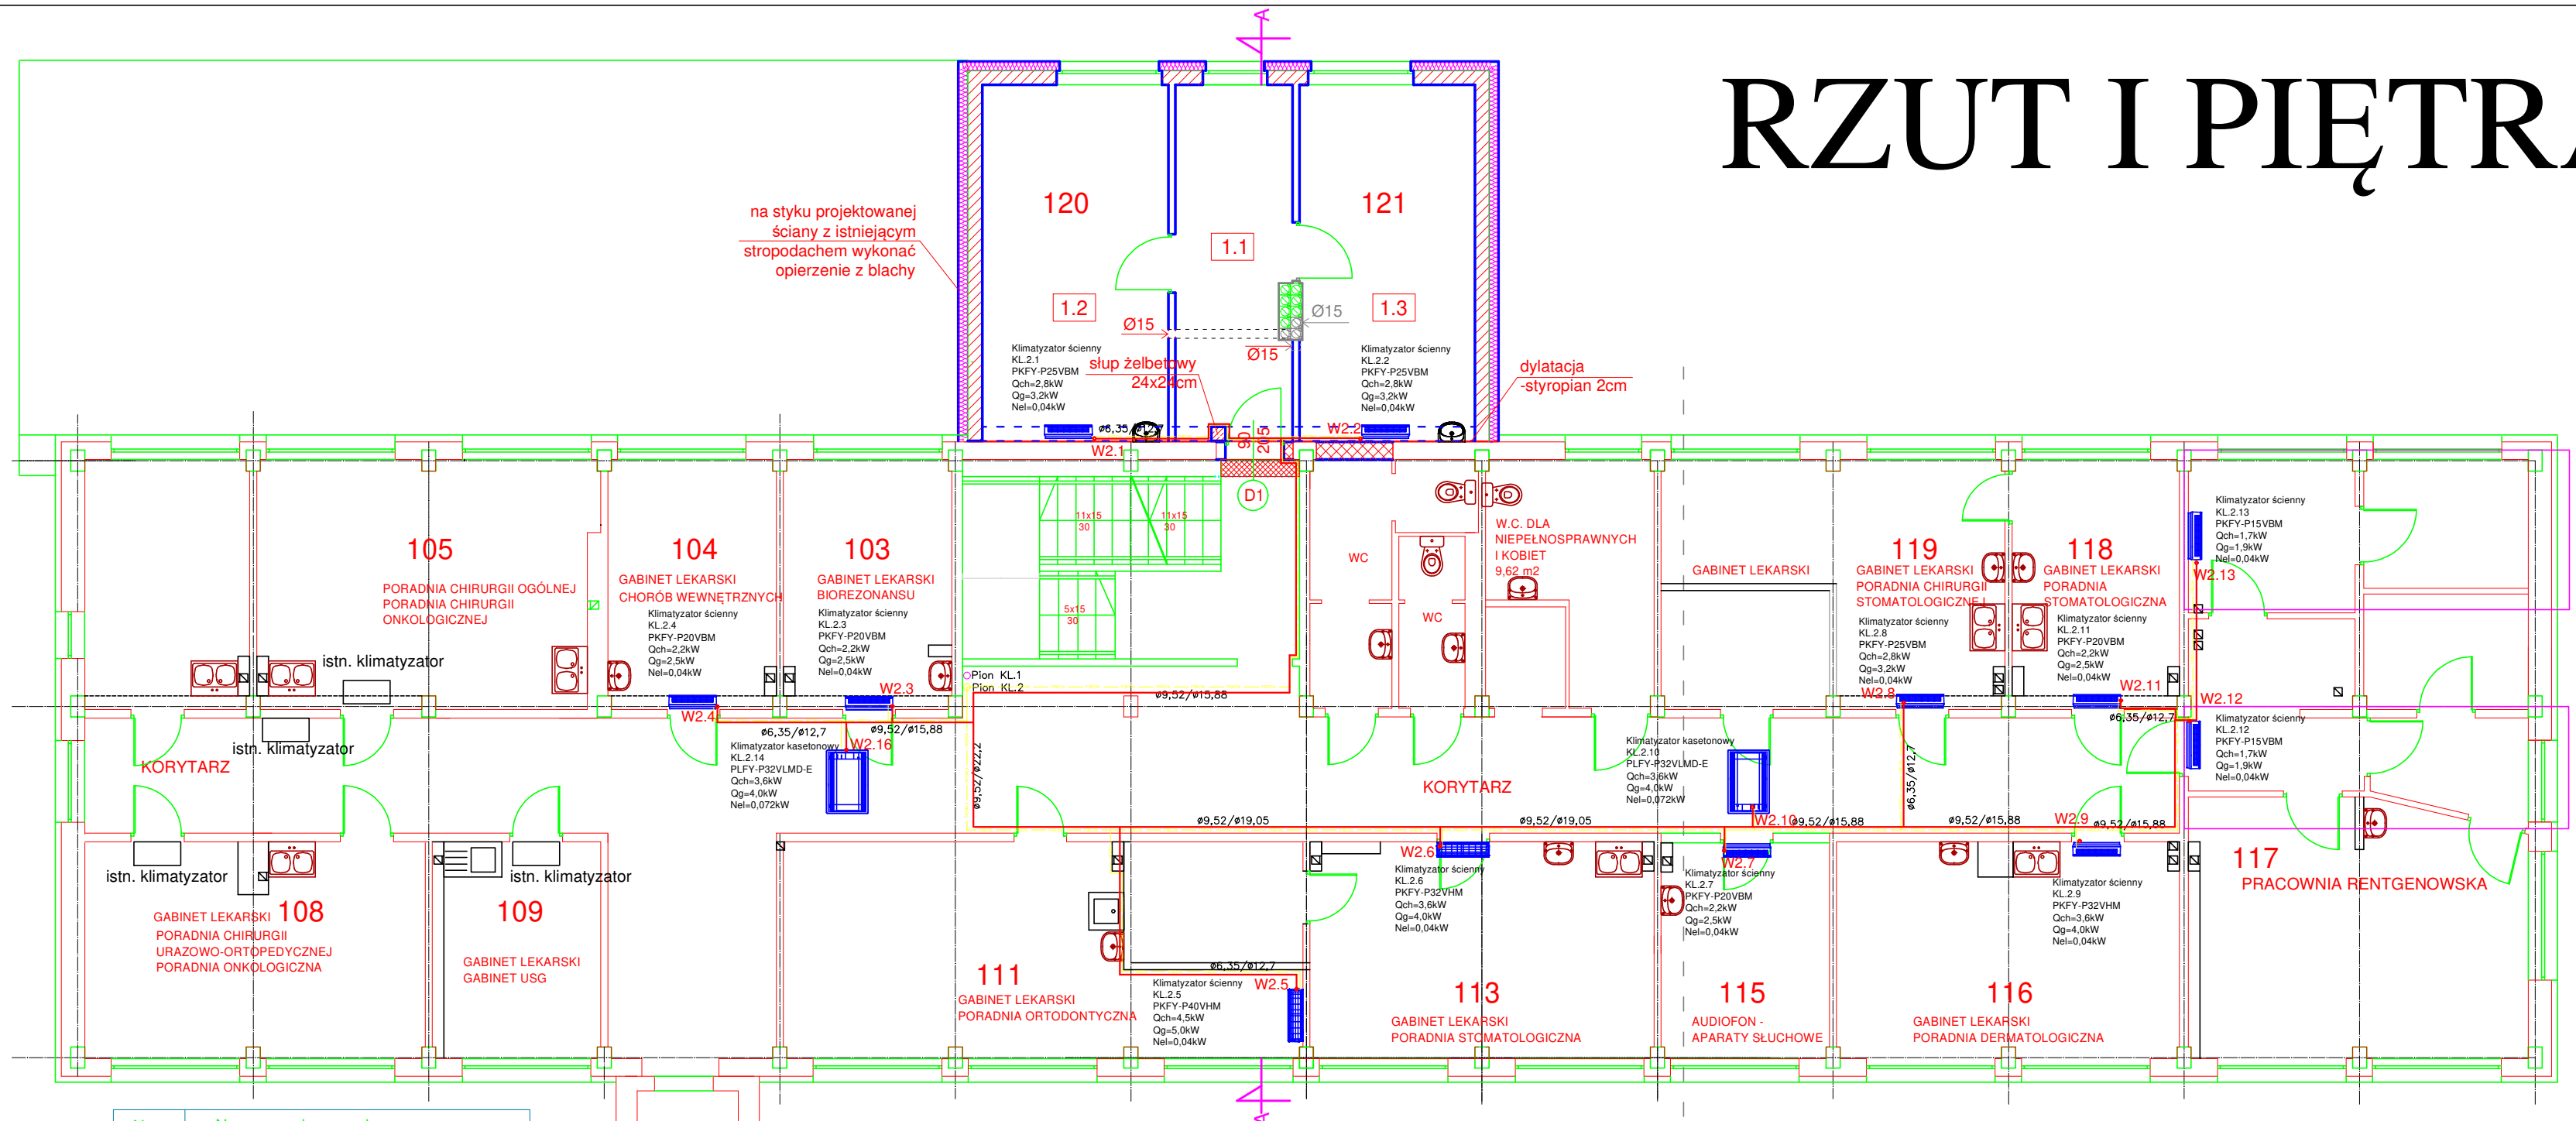

Nr	Nazwa pomieszczenia
103	Gabinet lekarski- gabinet biorezonansu
104	Gabinet lekarski
105	Poradnia chirurgii ogólnej Poradnia chirurgii onkologicznej
108	Poradnia chirurgii urazowo-ortopedycznej Poradnia onkologiczna
109	Gabinet USG
111	Poradnia ortodontyczna
113	Poradnia stomatologiczna
115	Audiofon - aparaty słuchowe
116	Poradnia dermatologiczna
117	Pracownia rentgenowska
118	Poradnia stomatologiczna
119	Poradnia chirurgii stomatologicznej
120	Gabinet lekarski
121	Poradnia otolaryngologiczna

 lokalizacja jednostki wewnętrznej

 projektowana trasa kabli zasilających

Jednostka projektowa

PREMM Instalacje Sanitarne Rafał Gorecki
adres: ul. Lubichowska 14 83-200 Starogard Gd. tel. kom. 607-579-226
NIP: 5921901947 Regon: 221566555

TEMAT:	Projekt budowlany klimatyzacji wybranych pomieszczeń w budynku SPZOZ Przychodnia Lekarska im. Marii Orlikowskiej - Placzek w Starogardzie Gdańskim		
ADRES:	ul. Hallera 21 dz. nr 200/7 obr. 14 Starogard Gd.		
INWESTOR:	SPZOZ Przychodnia Lekarska im. Marii Orlikowskiej - Placzek w Starogardzie Gdańskim		
NAZWA RYS.:	Rzut I piętra - instalacja elektryczna		
PROJEKTANT:	mgr inż. Krzysztof Tarakan upr. Nr POM/0179/PWOE/14	Podpis:	
OPRACOWAŁ:	Sławomir Sakowicz	Podpis:	
DATA:	25 czerwiec 2019	Skala: 1:100	Rys nr. E-2