


Nr	Nazwa pomieszczenia	Pow.(m ²)	Rodzaj posadzki
01	Archiwum	49,24	Tarket

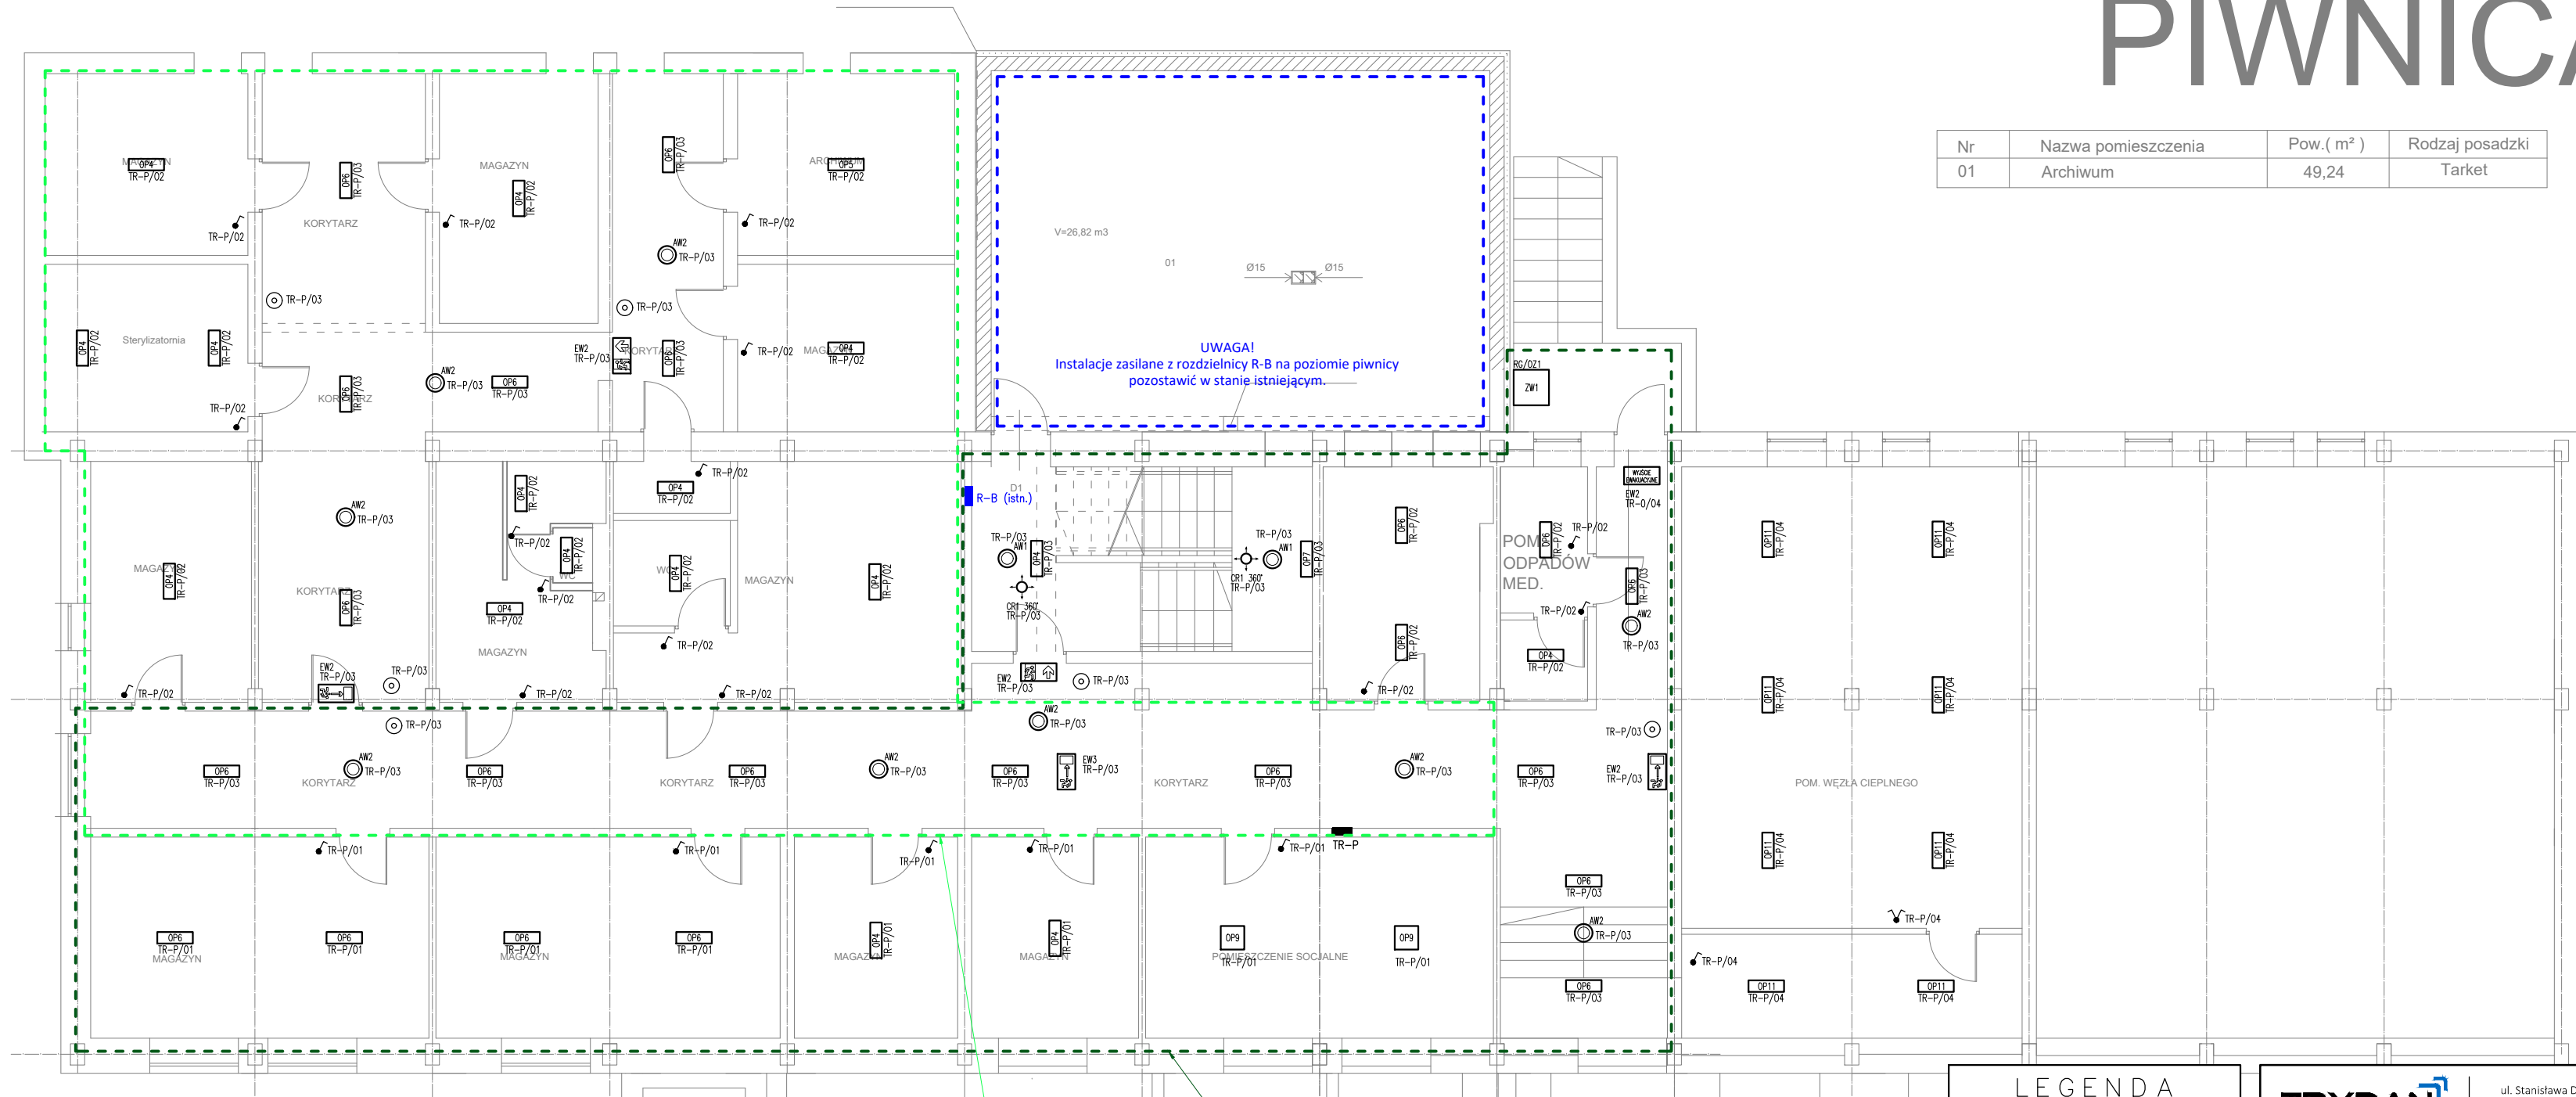

UWAGA!
Instalacje zasilane z rozdzielnic R-B na poziomie piwnicy
pozostawić w stanie istniejącym.

-ETAP II


ZESTAWIENIE OPRAW OŚWIETLENIOWYCH

- | | |
|------|--|
| EW1 | Oprawa awaryjna LED, zewnętrzna, natynkowa, IP65 |
| EW2 | Oprawa awaryjna LED z pigmentem, natynkowa, IP65 |
| EW3 | Oprawa awaryjna LED z pigmentem, dwustronna, natynkowa, IP65 |
| AW1 | Oprawa awaryjna LED, autotest, 2W, 250lm, praca awaryjna (ciemna) |
| AW2 | Oprawa awaryjna LED, autotest, 2W, 260lm, praca awaryjna (ciemna), korytarzowa |
| AW3 | Oprawa awaryjna LED, autotest, 2W, 320lm, praca awaryjna (ciemna) |
| OP1 | Oprawa oświetleniowa LED PRM 940 (26W) Ra90 NT |
| OP2 | Oprawa oświetleniowa LED PLX 940 (60W) Ra90 NT |
| OP3 | Oprawa oświetleniowa LED PRM 940 (60W) Ra90 NT |
| OP4 | Oprawa oświetleniowa LED 601mm PRM MAT IP44 840 (28W) NT |
| OP5 | Oprawa oświetleniowa LED 1161mm PRM MAT IP44 840 (34V) NT |
| OP6 | Oprawa oświetleniowa LED 601mm PRM MAT IP44 840 (17W) NT |
| OP7 | Oprawa oświetleniowa LED 840 IP54 (24W) NT |
| OP8 | Oprawa oświetleniowa LED 840 IP54 (25W) NT |
| OP9 | Oprawa oświetleniowa LED 840 (29W) NT |
| OP11 | Oprawa oświetleniowa LED 1150mm 840 IP66 (16W) NT |
| ZW1 | Oprawa oświetleniowa LED, zewnętrzna, 840 (18W) |
| ZW2 | Oprawa oświetleniowa LED, zewnętrzna, IP66 840 SP10KV (35W) |

LEGENDA

-  Łącznik pojedynczy IP20
-  Łącznik pojedynczy IP44
-  Łącznik podwójny IP20
-  Łącznik podwójny IP44
-  Łącznik schodowy IP20
-  Przycisk monostabilny (dzwonkowy) IP20
-  Przycisk p/o/p, ręczny zdalny pożarowy wyłącznik prądu
-  Oprawa oświetleniowa
-  Oprawa oświetleniowa
-  Oprawa awaryjna LED
-  Oprawa awaryjna LED zew. z termostatem
-  Oprawa kierunkowa LED
-  Czujka ruchu o kącie obserwacji 360°
-  Tablica rozdzielcza / rozdzielnica

OZNACZENIA

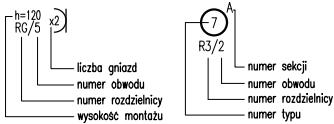

TRYDAN
KORNEL BOROWSKI

ul. Stanisława Dubois 2A, 80-419 Gdańsk
e-mail: biuro@trydan.pl, www.TRYDAN.pl
tel: 600-872-648 NIP: 592-210-04-97

INWESTOR
Samodzielny Publiczny Zakład Opieki Zdrowotnej
Przychodnia Lekarska im. Marii Orlikowskiej-Płaczek
ul. Hallera 21, 83-200 Starogard Gdański

TEMAT
Projekt wymiany instalacji elektrycznej i teletechnicznej w budynku
głównym SPZOZ Przychodnia Lekarska w Starogardzie Gdańskim

LOKALIZACJA
ul. Hallera 21, 83-200 Starogard Gdański

PROJEKTOWAŁ
dr inż. Kornel Borowski
upr. bud. nr POM/0025/POOE/15

do projektowania b.o. w specjalności instalacyjnej
w zakresie sieci, instalacji i urządzeń elektrycznych
i elektroenergetycznych

mgr inż. Grzegorz Dymerski
upr. bud. nr POM/0005/PWOE/14
do projektowania i kierowania robotami budowlanymi b.o.
w szczególności instalacyjnej w zakresie sieci, instalacji i
urządzeń elektrycznych i elektroenergetycznych

NAZWA RYS.

RZUT PIWNICY

INSTALACJA OŚWIETLENIOWA

BRANŻA ELEKTRYCZNA	FAZA PB	DATA 12-2020	NR RYSUNKU E05
NR KATALOGOWY 2020 - 94	REWIZJA 0	SKALA 1:100	

E05