


# PARTER

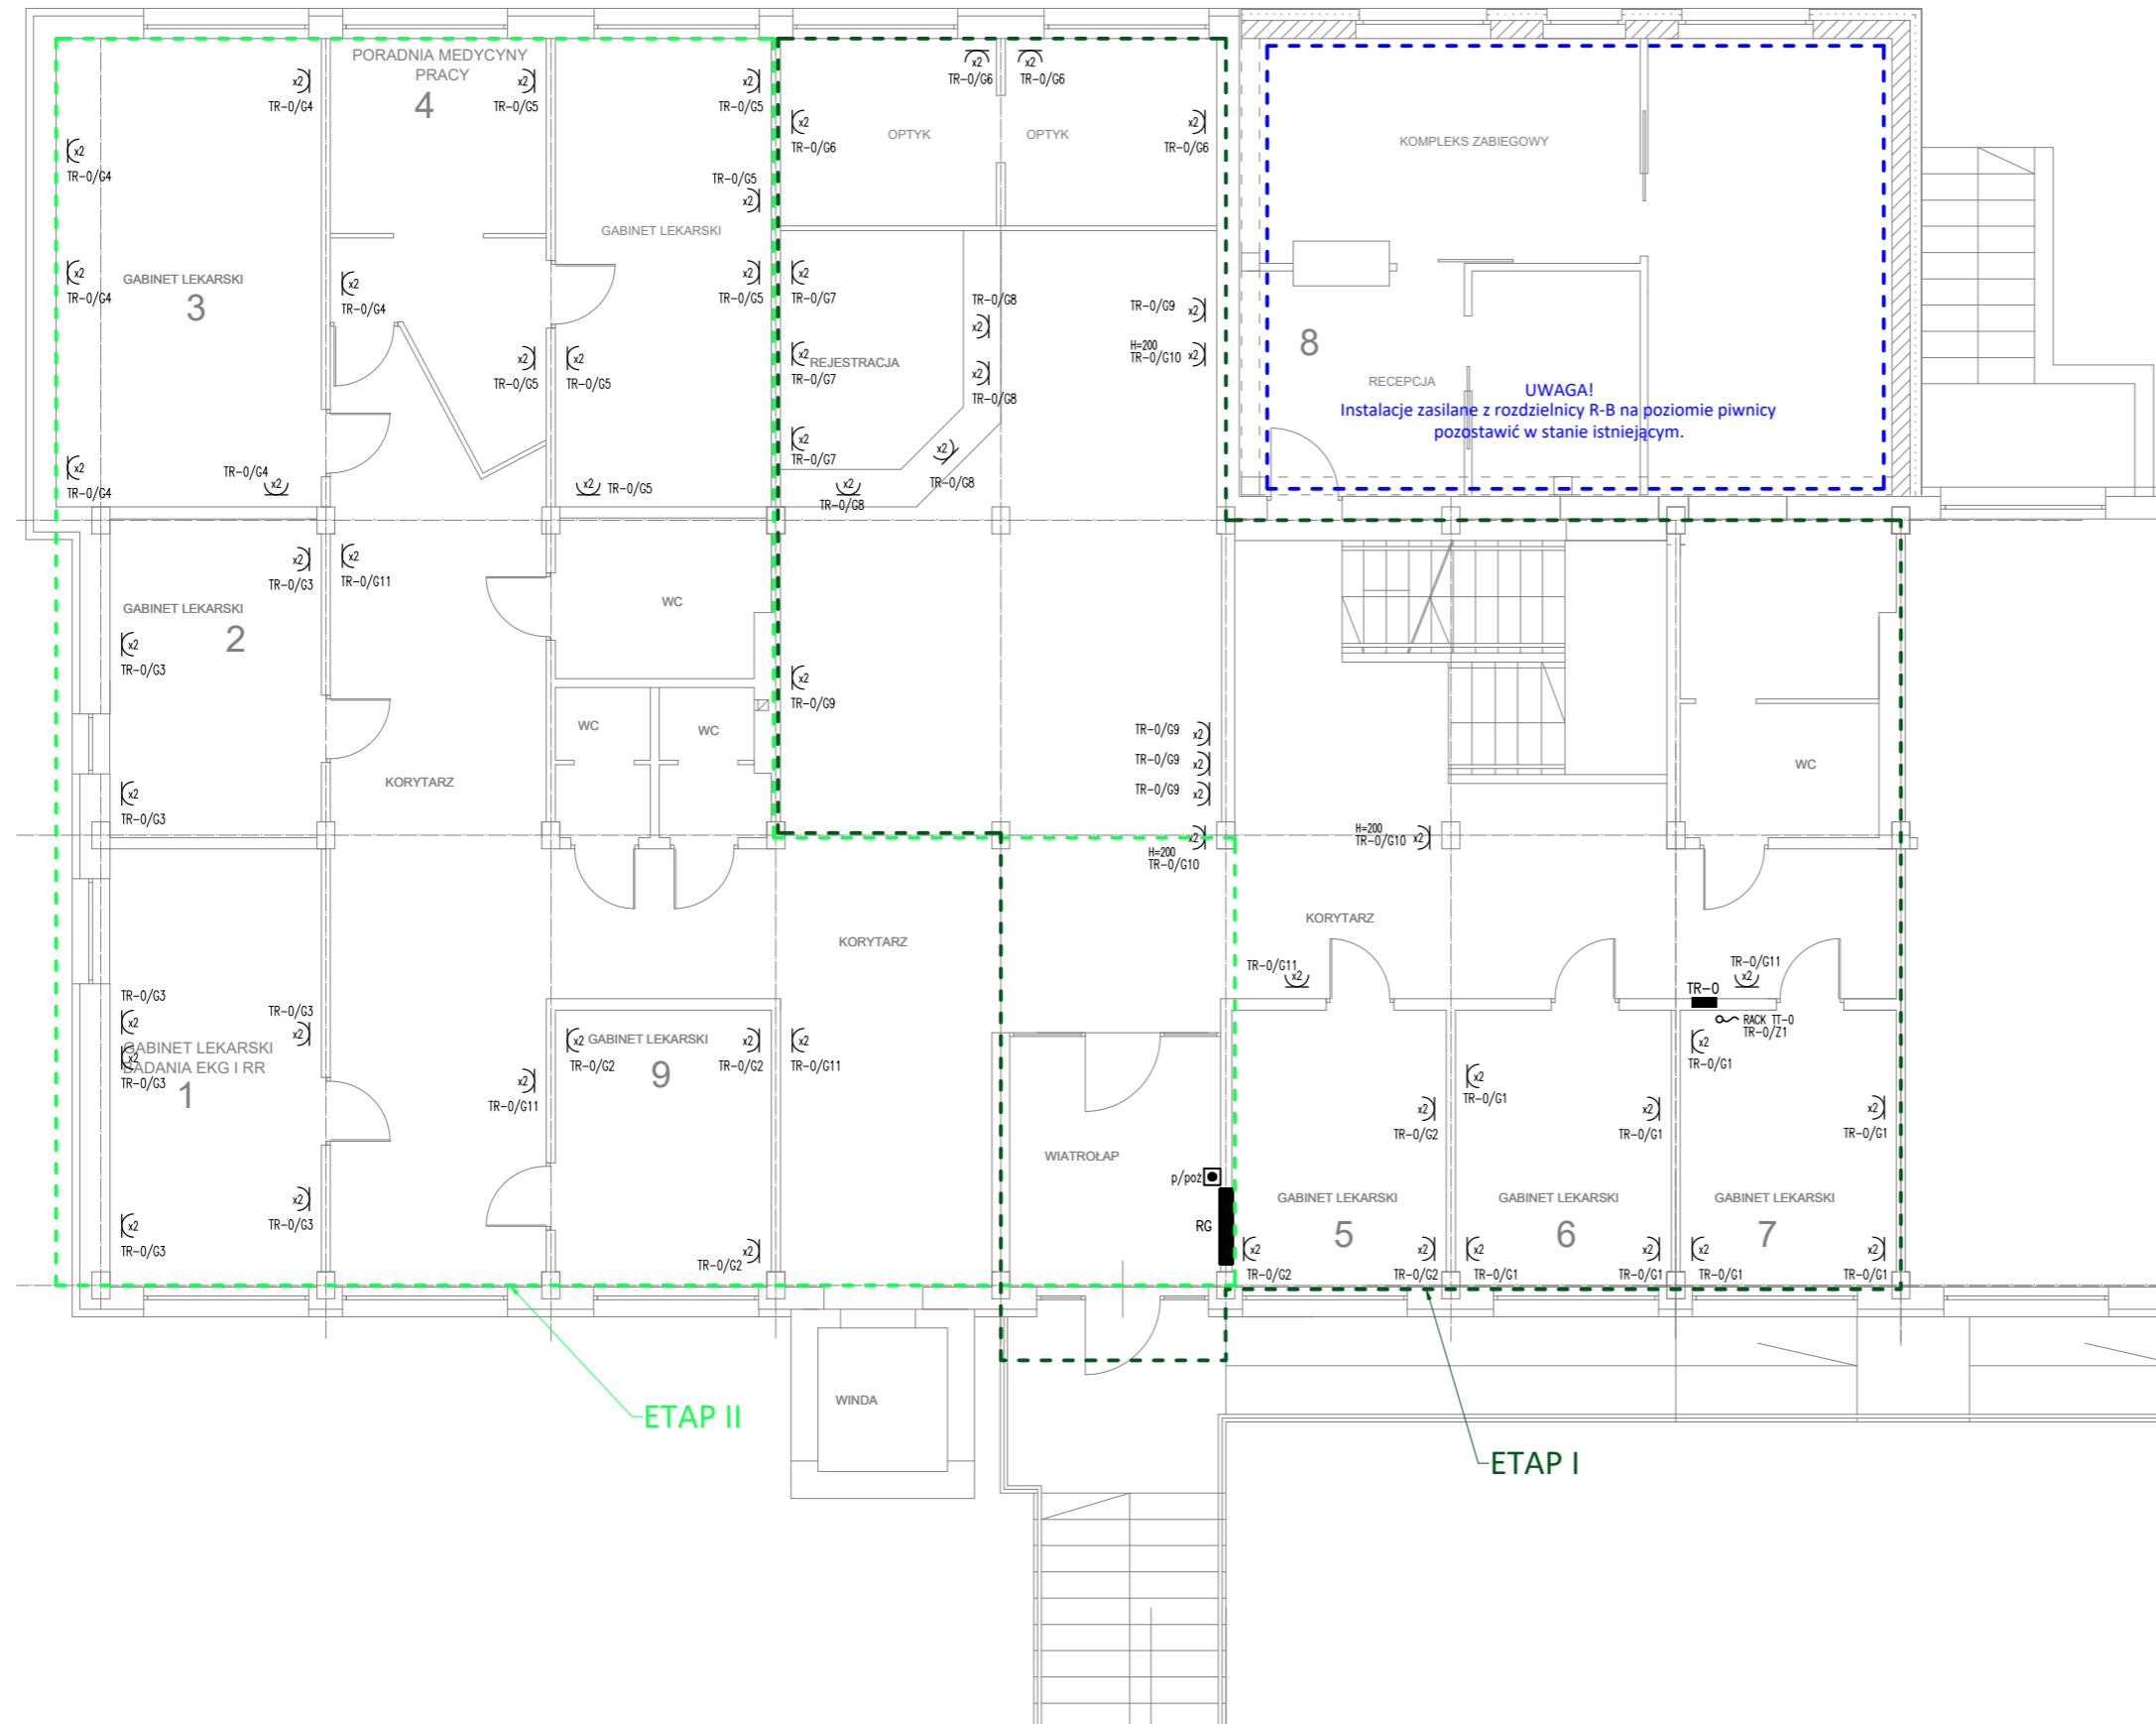

Nr	Nazwa pomieszczenia
1	Gabinet lekarski
2	Gabinet lekarski
3	Gabinet lekarski
4	Poradnia Medycyny Pracy
5	Gabinet lekarski
6	Gabinet lekarski
7	Gabinet lekarski
8	Kompleks zabiegowy

**LEGENDA**

- Gniazdo wtyczkowe 1-fazowe 16A IP20
- Gniazdo wtyczkowe 1-fazowe 16A IP44
- Gniazdo wtyczkowe 3-fazowe 16A IP44
- Tablica rozdzielcza / rozdzielnica

**OZNACZENIA**

Liczba gniazd  
numer obwodu  
numer rozdzielni  
wysokość montażu

numer sekcji  
numer obwodu  
numer rozdzielni  
numer typu

**TRYDAN**  
KORNEL BOROWSKI

ul. Stanisława Dubois 2A, 80-419 Gdańsk  
e-mail: biuro@trydan.pl, www.TRYDAN.pl  
tel: 600-872-648 NIP: 592-210-04-97

INWESTOR  
Samodzielny Publiczny Zakład Opieki Zdrowotnej  
Przychodnia Lekarska im. Marii Orlikowskiej-Placzek  
ul. Hallera 21, 83-200 Starogard Gdański

TEMAT  
Projekt wymiany instalacji elektrycznej i teletechnicznej w budynku  
głównym SPZOZ Przychodnia Lekarska w Starogardzie Gdańskim

LOKALIZACJA  
ul. Hallera 21, 83-200 Starogard Gdański

PROJEKTOWAŁ  
**dr inż. Kornel Borowski**  
upr. bud. nr POM/0025/PWOE/15  
do projektowania b.o. w specjalności instalacyjnej  
w zakresie sieci, instalacji i urządzeń elektrycznych  
i elektroenergetycznych

SPRAWDZIŁ  
**mgr inż. Grzegorz Dymerski**  
upr. bud. nr POM/0005/PWOE/14  
do projektowania i kierowania robotami budowlanymi b.o.  
w specjalności instalacyjnej w zakresie sieci, instalacji i  
urządzeń elektrycznych i elektroenergetycznych

NAZWA RYS.  
**RZUT PARTERU**  
**INSTALACJA GNAZD WTYCZKOWYCH**

BRANZA ELEKTRYCZNA	FAZA PB	DATA 12-2020	NR RYSUNKU E02
NR KATALOGOWY 2020 - 94	REWIZJA 0	SKALA 1:100	